


CZĘŚĆ ADMINISTRACYJNO - BIUROWA

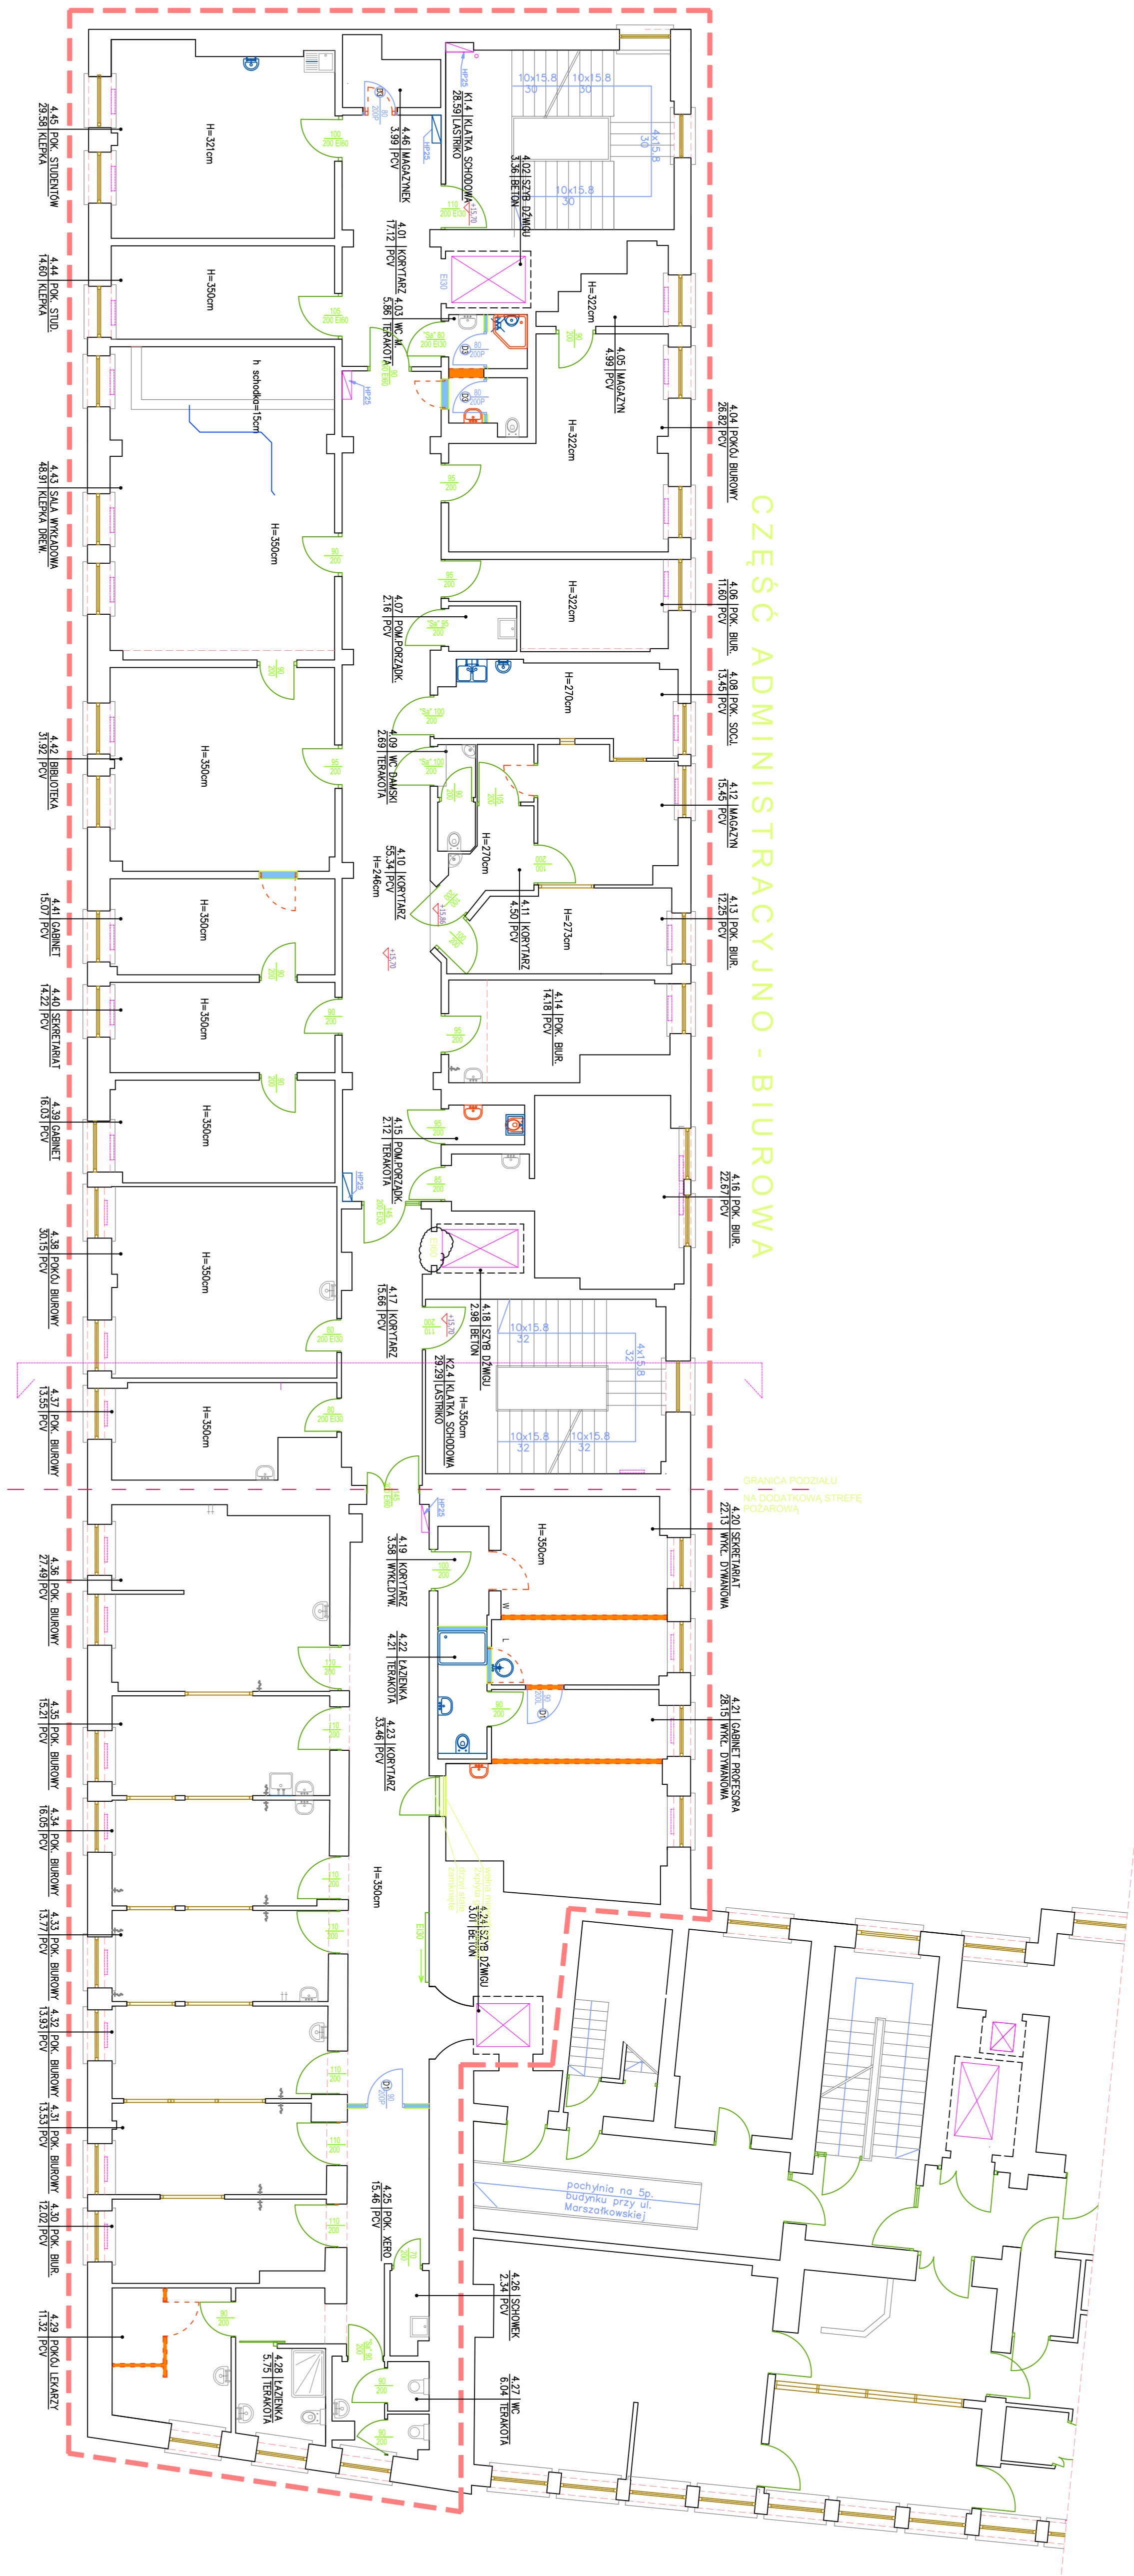

NR POK.	NAZWA POWIERZCHNI	POW./m ²	POSADZKA
K1.4	KLATKA SPODOWA	28.59	LASTRKO
4.01	KORYTARZ	17.12	PCV
4.02	SZTB DZIENNY	3.36	BETON
4.03	WC MĘSKI	5.86	TERAKOTA
4.04	POKOJ BIUROWY	26.82	PCV
4.05	MAGAZYN	4.99	PCV
4.06	POKOJ PRZEDKONNE	11.60	PCV
4.08	POKOJ SOCJALNY	2.16	PCV
4.09	WC DAMSKI	2.89	TERAKOTA
4.10	KORYTARZ	55.34	PCV
4.11	MAGAZYN	4.50	PCV
4.12	POKOJ BIUROWY	15.45	PCV
4.13	POKOJ BIUROWY	12.25	PCV
4.14	POKOJ BIUROWY	14.18	PCV
4.15	POK. PORZĄDKOWE	2.12	TERAKOTA
4.16	POKOJ BIUROWY	22.67	PCV
4.17	KORYTARZ	15.66	PCV
4.18	SZTB DZIENNY	2.98	BETON
K2.4	KLATKA SPODOWA	29.29	LASTRKO
4.19	KORYTARZ	3.58	WNG.DTW
4.20	SECRETARIAT	22.13	WNG.DTW
4.21	GABINET PROJEKTSKA	28.15	WNG.DTW
4.22	LAZENKA	4.21	TERAKOTA
4.24	SZTB DZIENNY	3.46	PCV
4.25	POKOJ XERO	3.01	BETON
4.26	SCHOINEK	15.46	PCV
4.27	WC	2.34	PCV
4.28	LAZENKA	6.04	TERAKOTA
4.29	POKOJ LEKARZY	5.75	TERAKOTA
4.30	POKOJ BIUROWY	11.32	PCV
4.31	POKOJ BIUROWY	12.02	PCV
4.32	POKOJ BIUROWY	13.53	PCV
4.33	POKOJ BIUROWY	13.83	PCV
4.34	POKOJ BIUROWY	13.77	PCV
4.35	POKOJ BIUROWY	16.05	PCV
4.36	POKOJ BIUROWY	15.21	PCV
4.36	POKOJ BIUROWY	27.49	PCV
4.37	POKOJ BIUROWY	13.55	PCV
4.38	POKOJ BIUROWY	20.15	PCV
4.39	GABINET	16.03	PCV
4.40	SECRETARIAT	14.22	PCV
4.41	GABINET	15.07	PCV
4.42	BIBLIOTEKA	31.92	PCV
4.43	SALA WYKADOWA	48.91	KLEPKA
4.44	POKOJ STUDENTOW	14.60	KLEPKA
4.45	POKOJ STUDENTOW	29.39	PCV
4.46	MAGAZYN	3.99	PCV
	RAZEM POW. UTYWOWA	756.55m ²	

PRACOWNIA ARCHYTEKTONICZNA
TEMA Projekt

PRZEBUDOWA I REMONT
BUDYNKU DAWNEGO SZPIITALA
DZIAŁCZEBNOŚCI
SANTYFICJONALNO-
KLINICZNEGO SZPIITALA
OKULISTYCZNEGO

ADRES INWESTYCJI:
ul. Marszałkowska 244/26
00-576 Warszawa

INWESTOR:
SP Kliniczny Szpital Okulistyczny
w Warszawie, ul. Sierakowskiego 13,
03-703 Warszawa

FAZA: PROJEKT WYKONAWCZY

BRANŻA: INSTALACJE WOD-KAN-HYDR-OBEM

DATA: 17 LIPCA 2018

PROJEKTOWAŁ:
mgr inż. Mariusz Sobiech
Współc. Instalacji Sanitarnych

SPRAWDZIŁ:
mgr inż. Hanna Giergowa
Współc. Instalacji Sanitarnych

OPRACOWAŁ:
inż. Przemysław Sobiech
Kadryna Sobiech

TRZĘSC RYSUNKU:

RZUT 4 PIĘTRA

SKALA: **1:100**

NR. RYS.: **WK-6**

LEGENDA

- DEMONTAŻE
- SCIAŁY PROJEKTOWANE
- WYPOSAŻENIE STYNIENCE
- WYPOSAŻENIE PROJEKTOWANE
- WYPOSAŻENIE DO DEMONTAŻU
- WYPOSAŻENIE ISTN. DRZYMI W SKŁADZOWNIAH PRZETRZYBYWACZYCH PROJEKTOWANYCH
- PODŁOŻENIA NOWYCH PUNKTOW WOD-KAN-BEALIZOWAC DO NAJB. IZSZECH RUROCIAGOW. POL. CIH. ODMRVIU