


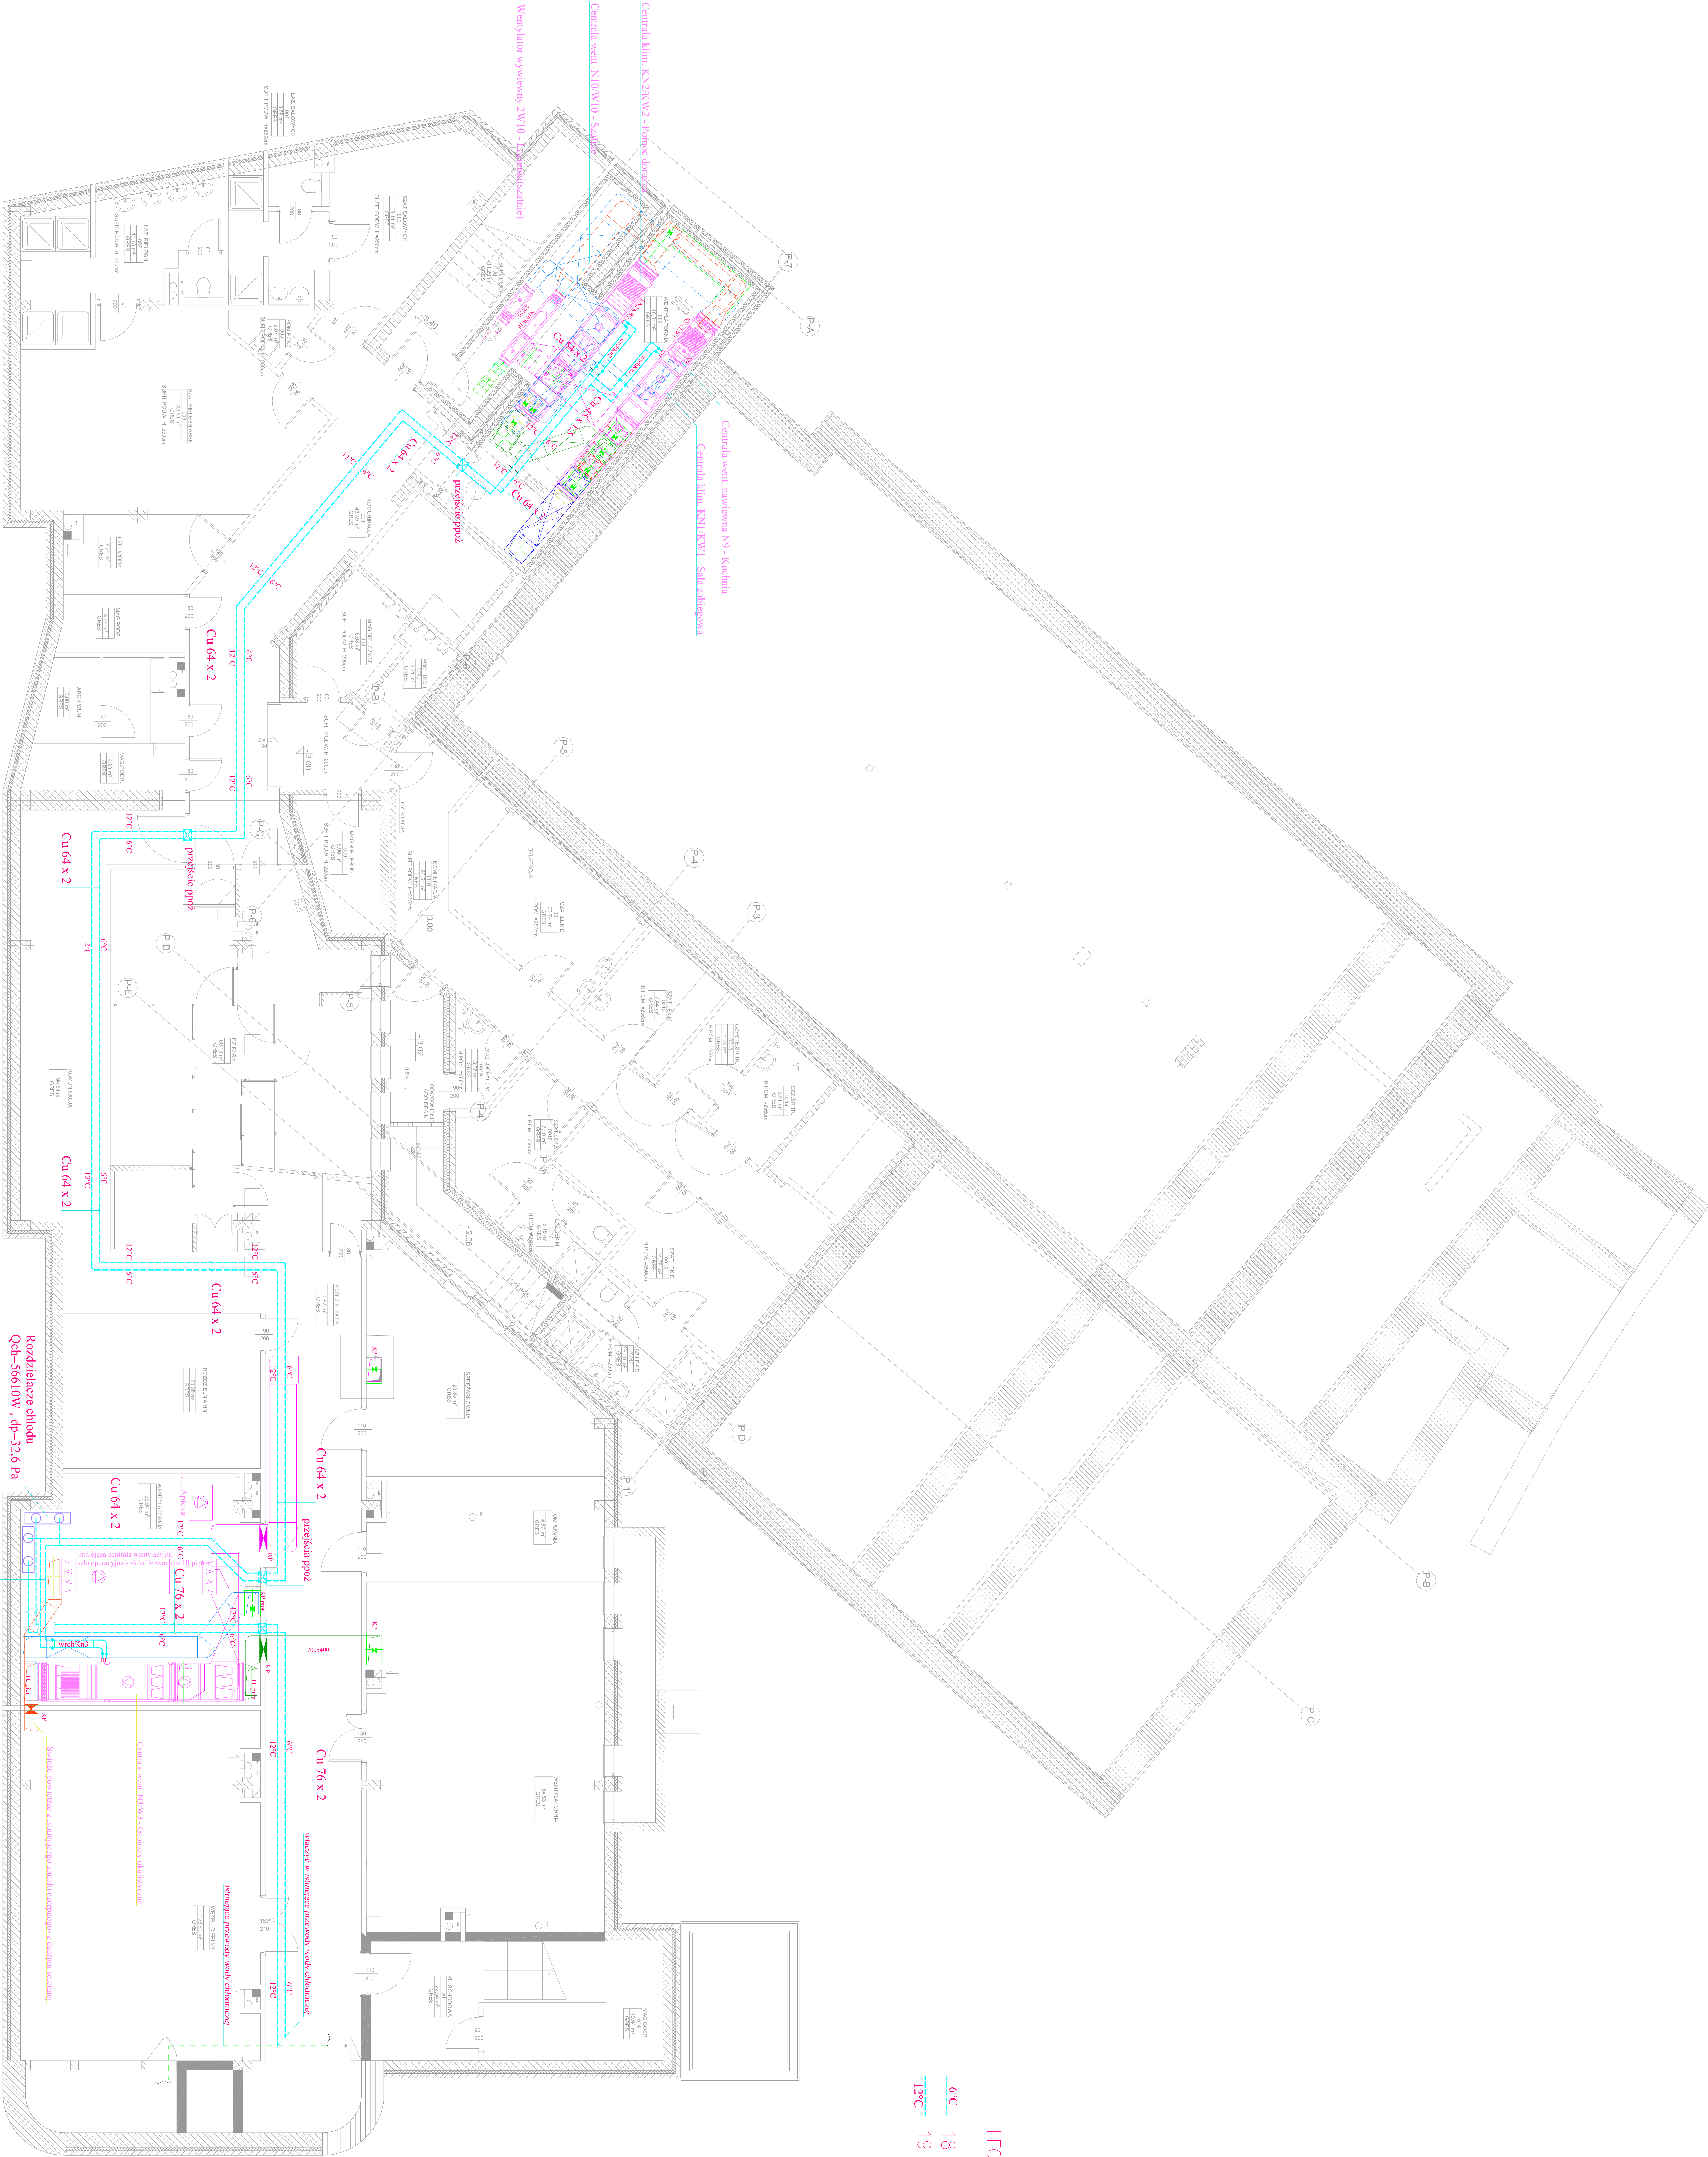

LEGENDA:

- 6°C 18 – zasilenie i powrót
- 12°C 19 przewody wody lodowej 12/6°C

PRACOWNIA ARCHYTEKTONICZNA	
TEAM Projekt	
PRZEBUDOWA / ROZBUDOWA	
SP KLINICZNEGO	
SZPITALA OKULISTYCZNEGO	
ADRES INWESTYCJI:	
UL. SIERAKOWSKIEGO 13, WARSZAWA	
INWESTOR:	
Samodzielny Publiczny Szpital Okulistyczny	
ul. Siemakowskiego 13, 03-709 Warszawa,	
Faza: PROJEKT BUDOWLANY - TOM IV, cz.3	
BRANŻA: WENTYLACJA MECHANICZNA, KLIMATYZACJA	
DATA: LISTOPAD 2014	
PROJEKTOWAŁ: mgr inż. Ewa Szwedowska	
OPRACOWAŁ: mgr inż. Ewa Szwedowska	
mgr inż. Dorota Szwedowska	
upr. Inż. Wz. 53/96	
TREŚĆ RYSUNKU:	
RZUT PIWNIC	
SKALA: 1:75	
NR RYS.: WGH-3.11	