


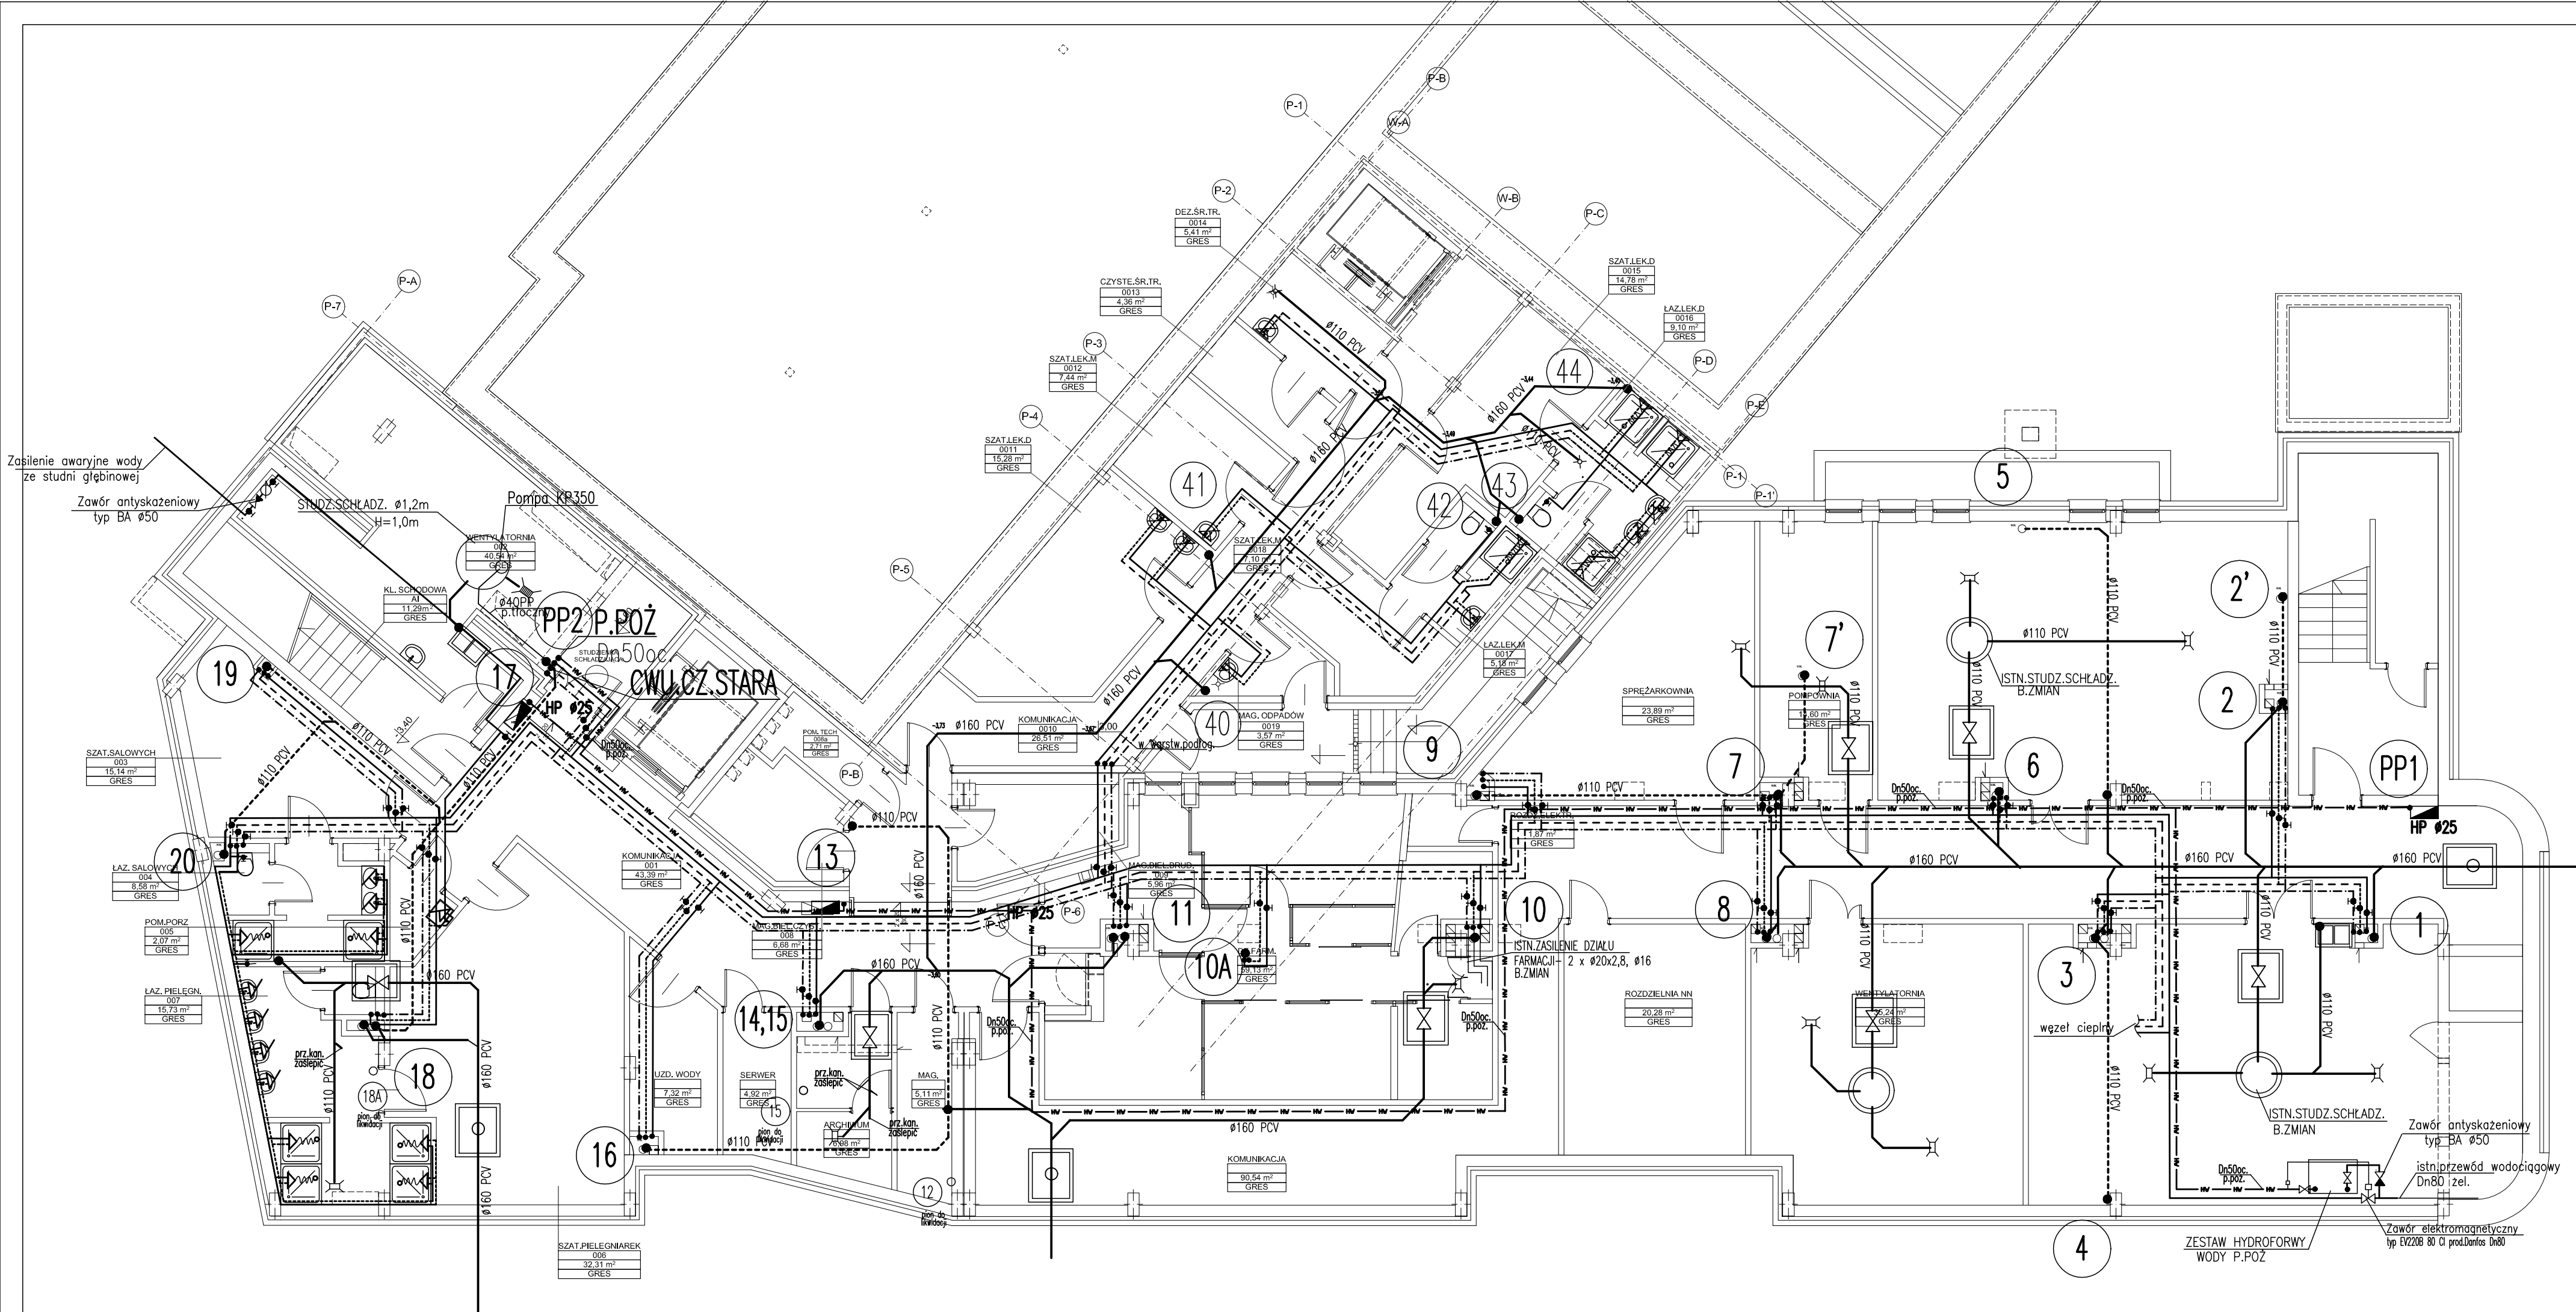

PRZEBUDOWA/ROZBUDOWA
SP KLINICZNEGO
SZPITALA OKULISTYCZNEGO

ADRES INWESTYCJI:
**UL.SIERAKOWSKIEGO 13,
WARSZAWA,**

INWESTOR:
Samodzielny Publiczny Kliniczny
Szpital Okulistyczny

ul. Sierakowskiego 13, 03-709 Warszawa,

FAZA: PROJEKT BUDOWLANY

BRANŻA: **SANITARNA**

DATA: LISTOPAD 2014

PROJEKTOWAŁ:
mgr inż. TOMASZ BARTODZIEJSKI
upr. bud. Wa 103/90

PODPIS

SPRAWDZIŁ:
mgr inż. MARIA FLORAK
upr.bud. St-152/76

TREŚĆ RYSUNKU:
**INSTALACJA WOD-KAN
RZUT PIWNIC**

SKALA:
1:100

NR RYS.:
1